




常用電源 AC100V 50/60Hz  
 非常電源 DC24V  
 密閉型ニカド蓄電池  
 定格出力 60W  
 出力制御 5局+1局  
 非常警報音 400~1000Hz 自動吹鳴式  
 非常マイク ダイナミックマイク  
 入力回路 マイク×2、その他×5  
 その他  
 4音チャイム、モニタ機能、  
 オペレーションガイド機能、  
 AM/FMラジオ  
 (または自動アナウンス)

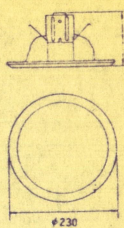


PC-3600W  
 定格入力 3W  
 出力音圧レベル 92dB w.m  
 仕上 枠：樹脂  
 上 枠：樹脂

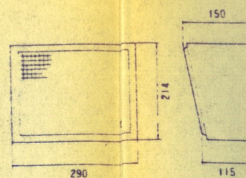

BS-315W  
 定格入力 3W  
 出力音圧レベル 92dB w.m  
 仕上 枠：木質  
 前面：メッシュネット

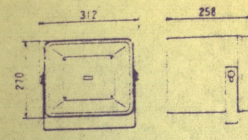

CS-12P4  
 定格入力 7W  
 出力音圧レベル 98dB/W.m  
 仕上 ホーン：ABS樹脂

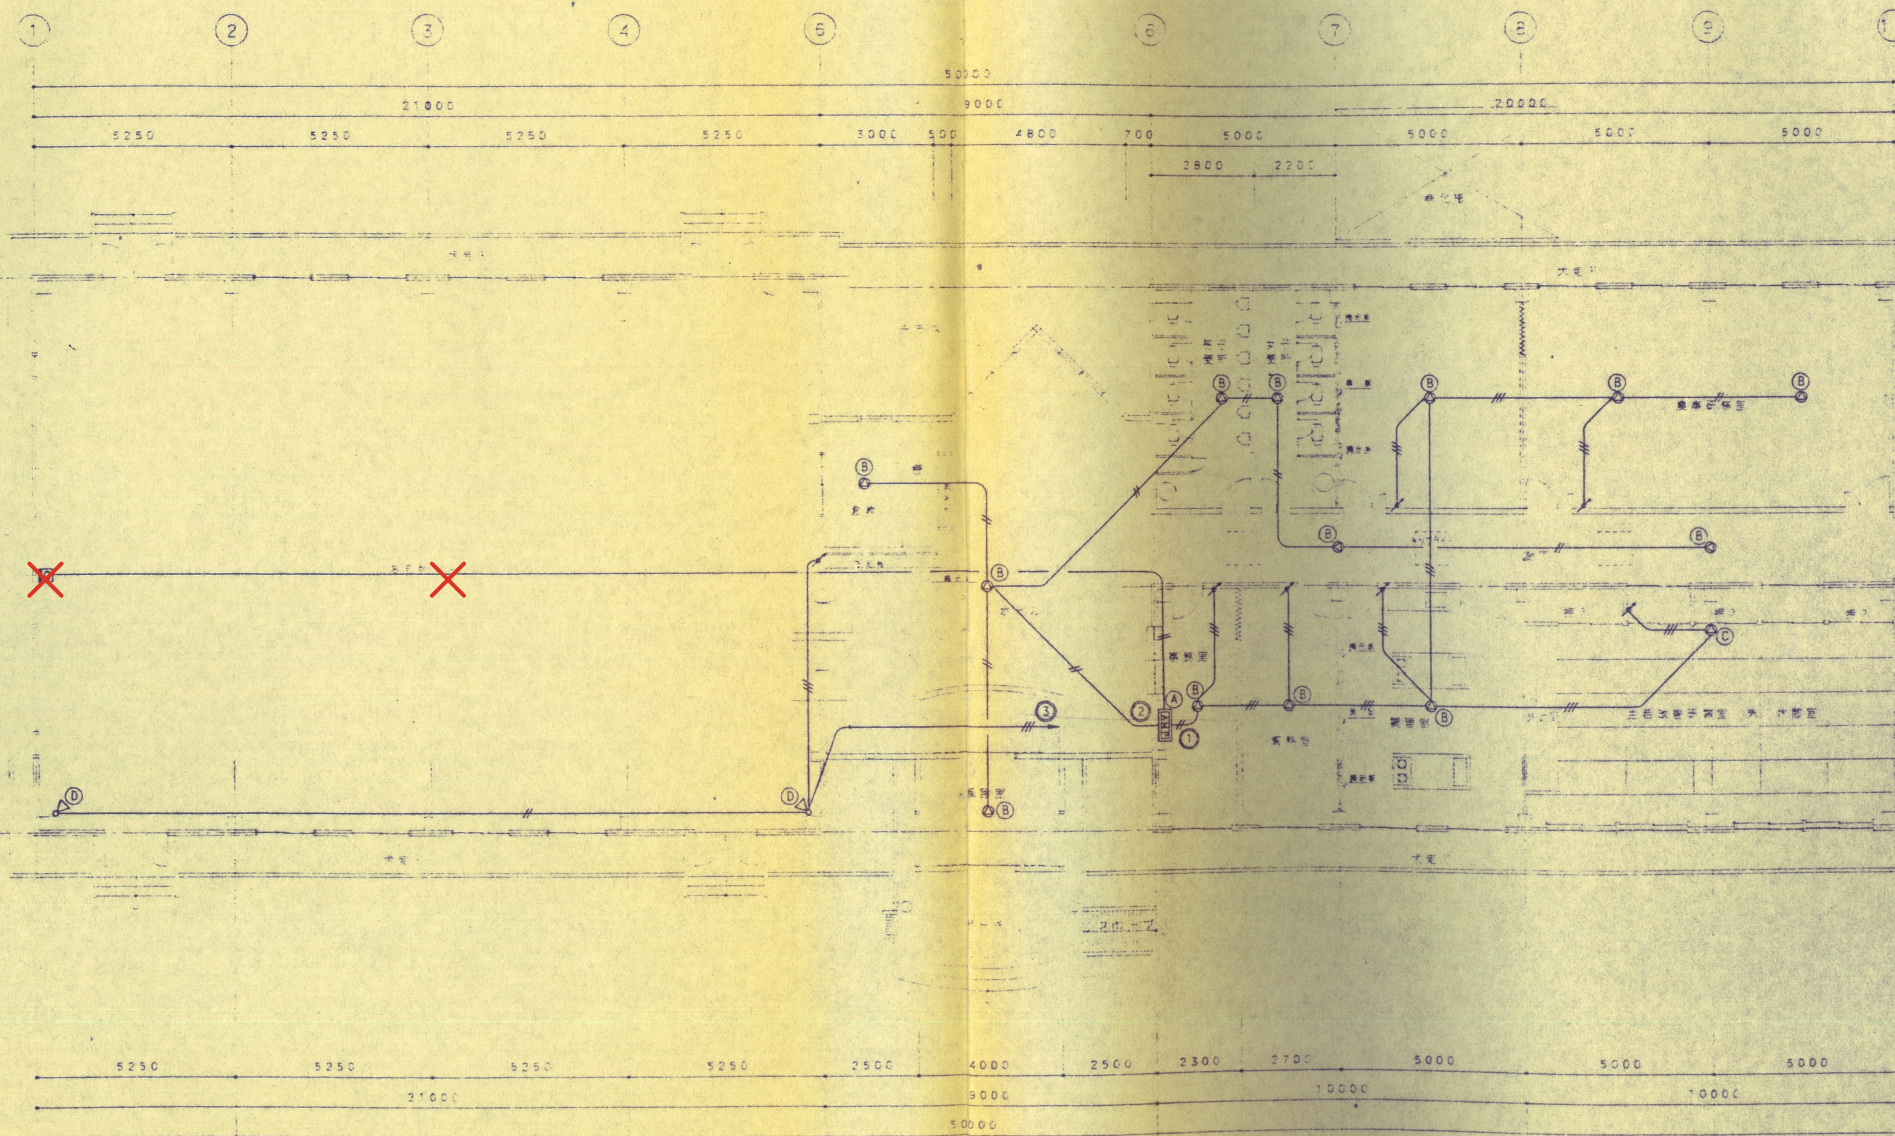

特記なき配線は下記の通りとする。  
 (壁内配線は電線管保護とする。)  
 〃 HP1.2-2G (C016)  
 〃 HP1.2-3G (C016)

平面図 S=1:100

訂正	日	日	設計年月日	設計	検図	承認印	工事名称	設計番号
			2・10・11				天間林村農村環境改善センター新築工事	
				製図	担当	承認年月日	図面名称	図面番号
							非常放送設備図	010
							縮尺	図面単位
							S=1:100	(t)

山形市青葉区立町9番14号 正栄ビル407号  
 有限会社 協方建設設計事務所  
 代表取締役 協方 公信  
 〒980 TEL 022-224-0829