

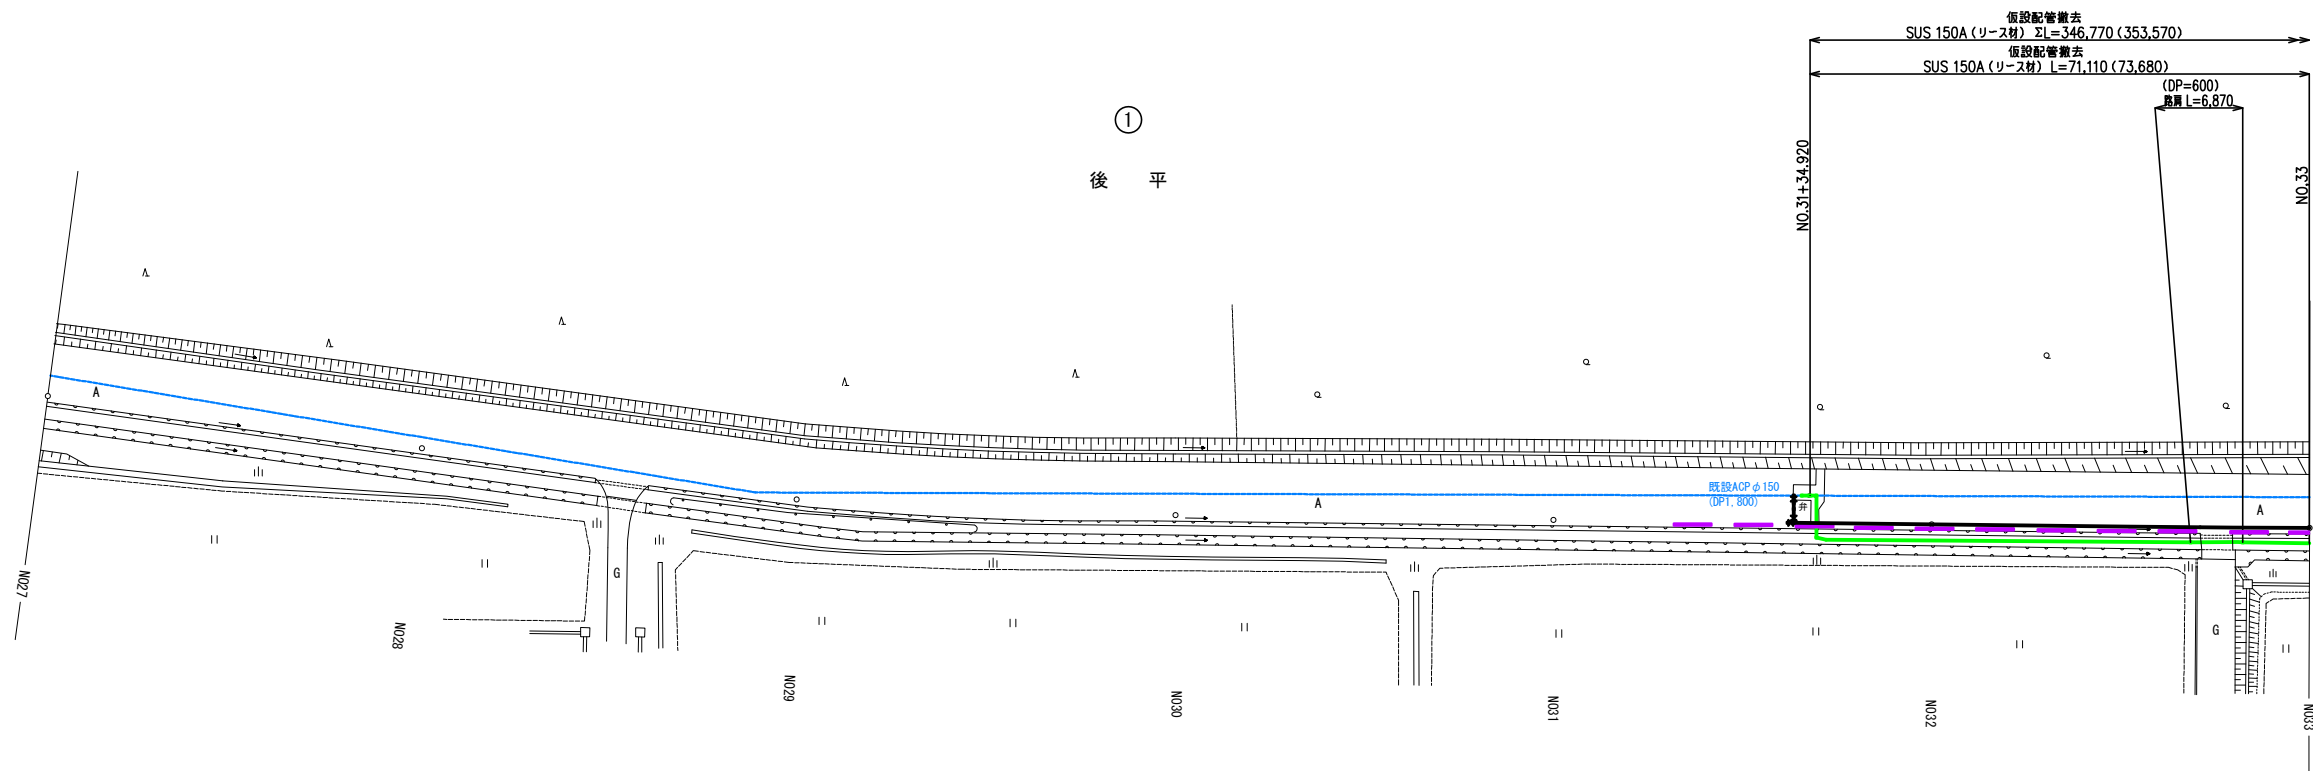


配水管布設平面図 S=1:500 (A1)  
S=1:1,000 (A3)

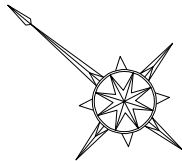



案内図 S=1:25,000

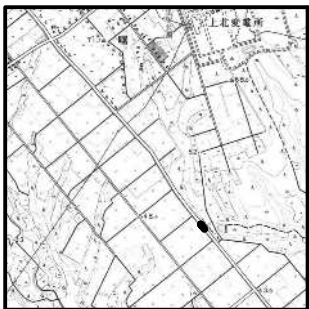


配水管布設工
仮設配管撤去工
仮設ガードレール撤去工(別工事)
既設水道管

1 5 / 11 NO.27 ~ NO.33	
事業名	町道石沢・後平線水道災害復旧工事
図面番号	
1 / 6	
縮尺	
図示	
事業主	七戸町水道事業
設計	株式会社日本水道設計社
令和 年 月 日開製	


配水管布設平面図 S=1:500 (A1)  
S=1:1,000 (A3)

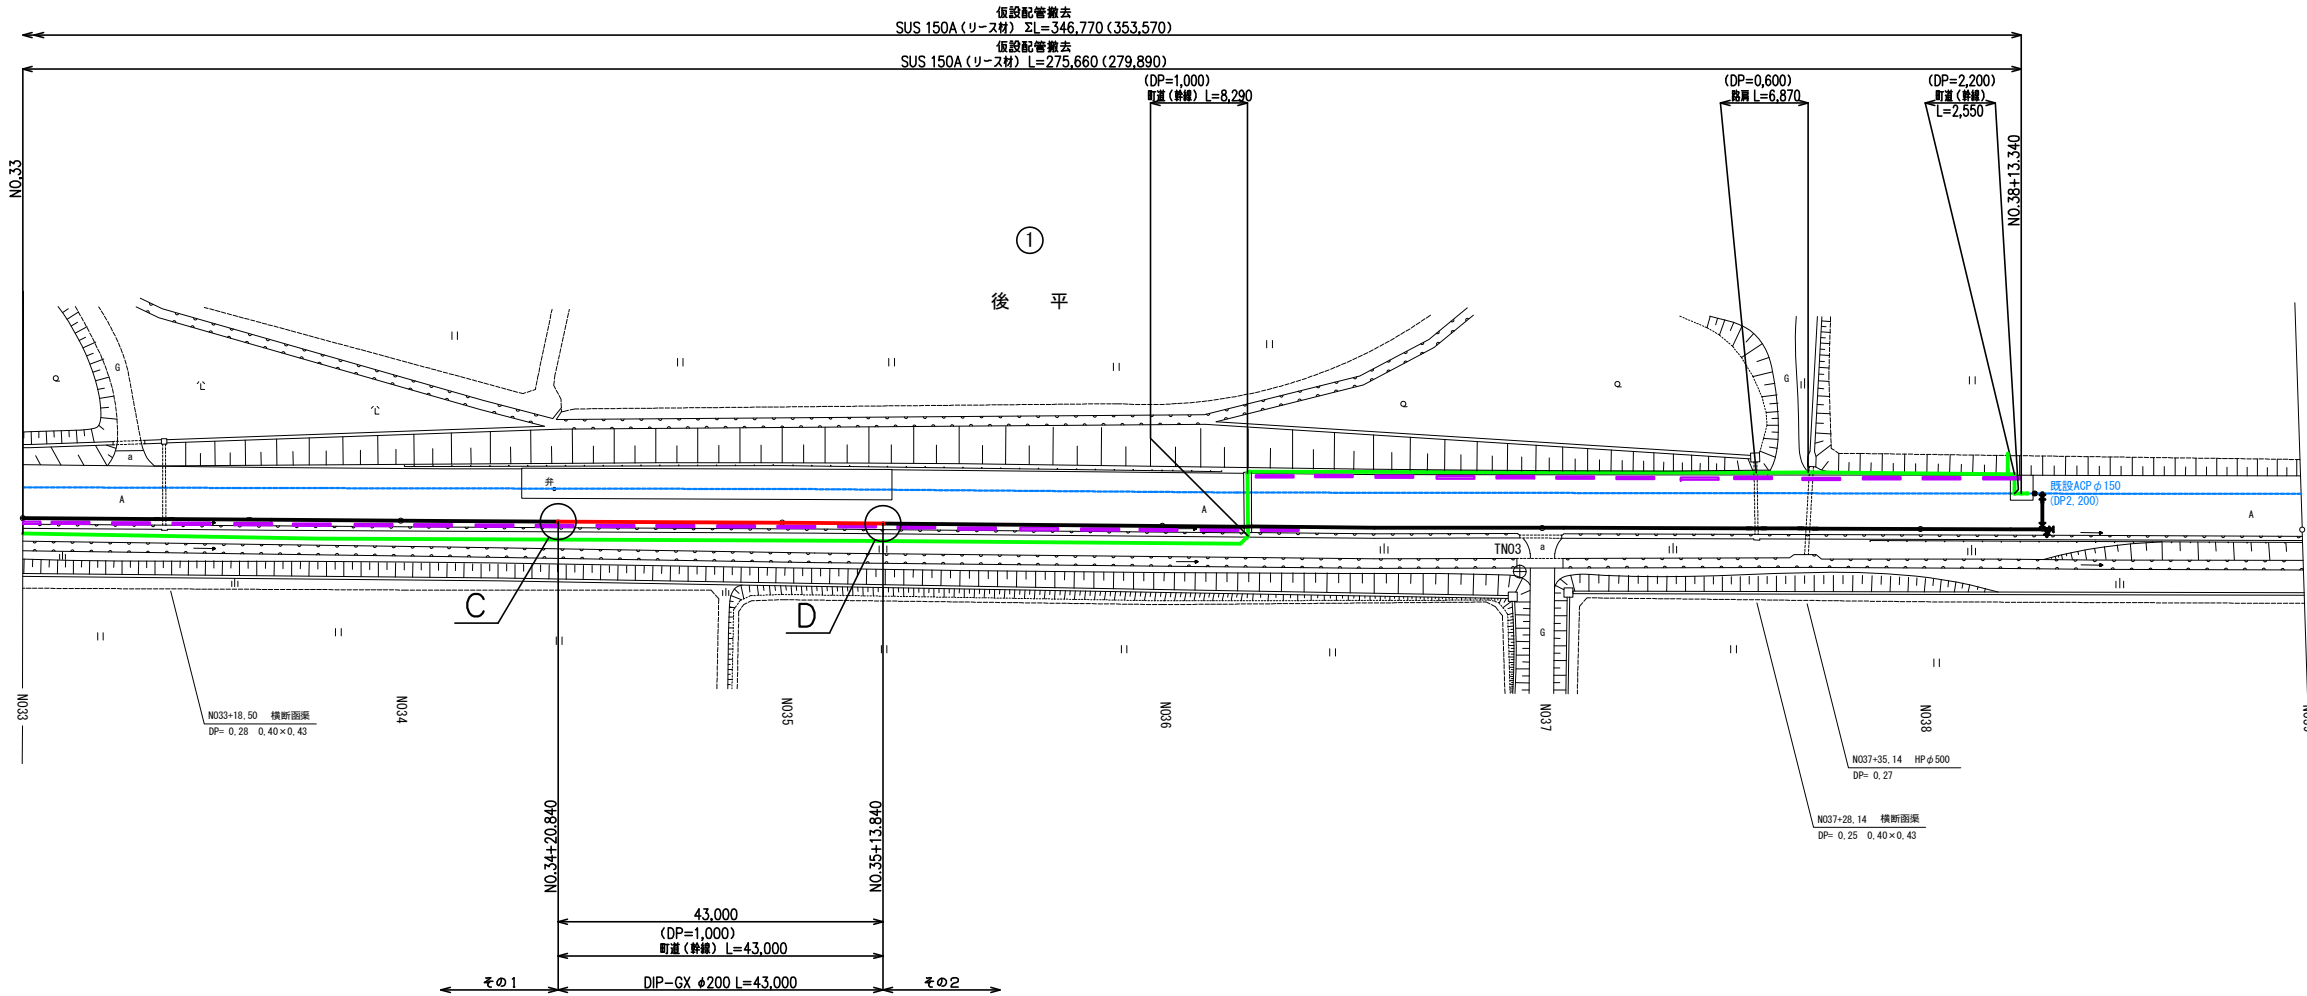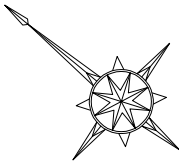

C 詳細図

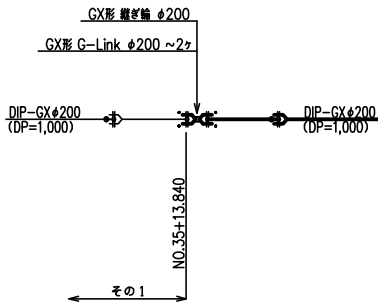


D 詳細図

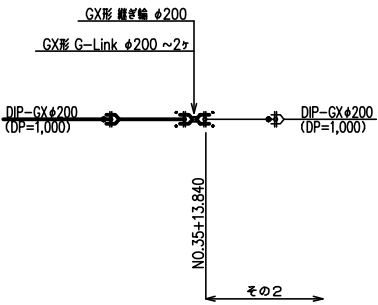

配水管布設工
仮設配管撤去工
仮設ガードレール撤去工 (別工事)
既設水道管

1	6 / 11	NO.33 ~ NO.39	図面番号
事業名	町道石沢・後平線水道災害復旧工事	2 / 6	縮尺
配水管布設平面図 仮設配管撤去平面図		図示	
事業主	七戸町水道事業	設計	株式会社日本水道設計社 令和 年 月 日開製




配水管管割図 S=FREE

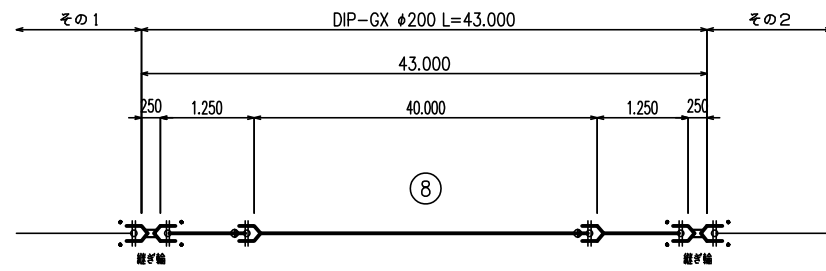

切 管 (S種管)  
DIP-GX φ200  
① 1.250 1.250

事業名	町道石沢・後平線水道災害復旧工事	図 面 番 号	3 / 6
配水管管割図		縮 尺	
		図 示	
事業主	七戸町水道事業	設 計	株式会社日本水道設計社 令和 年 月 日調製












仮設配管管割図(撤去) S=FREE

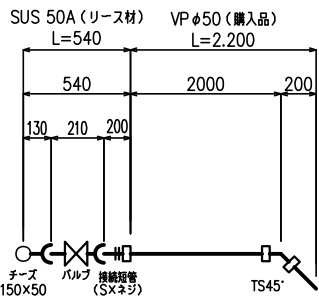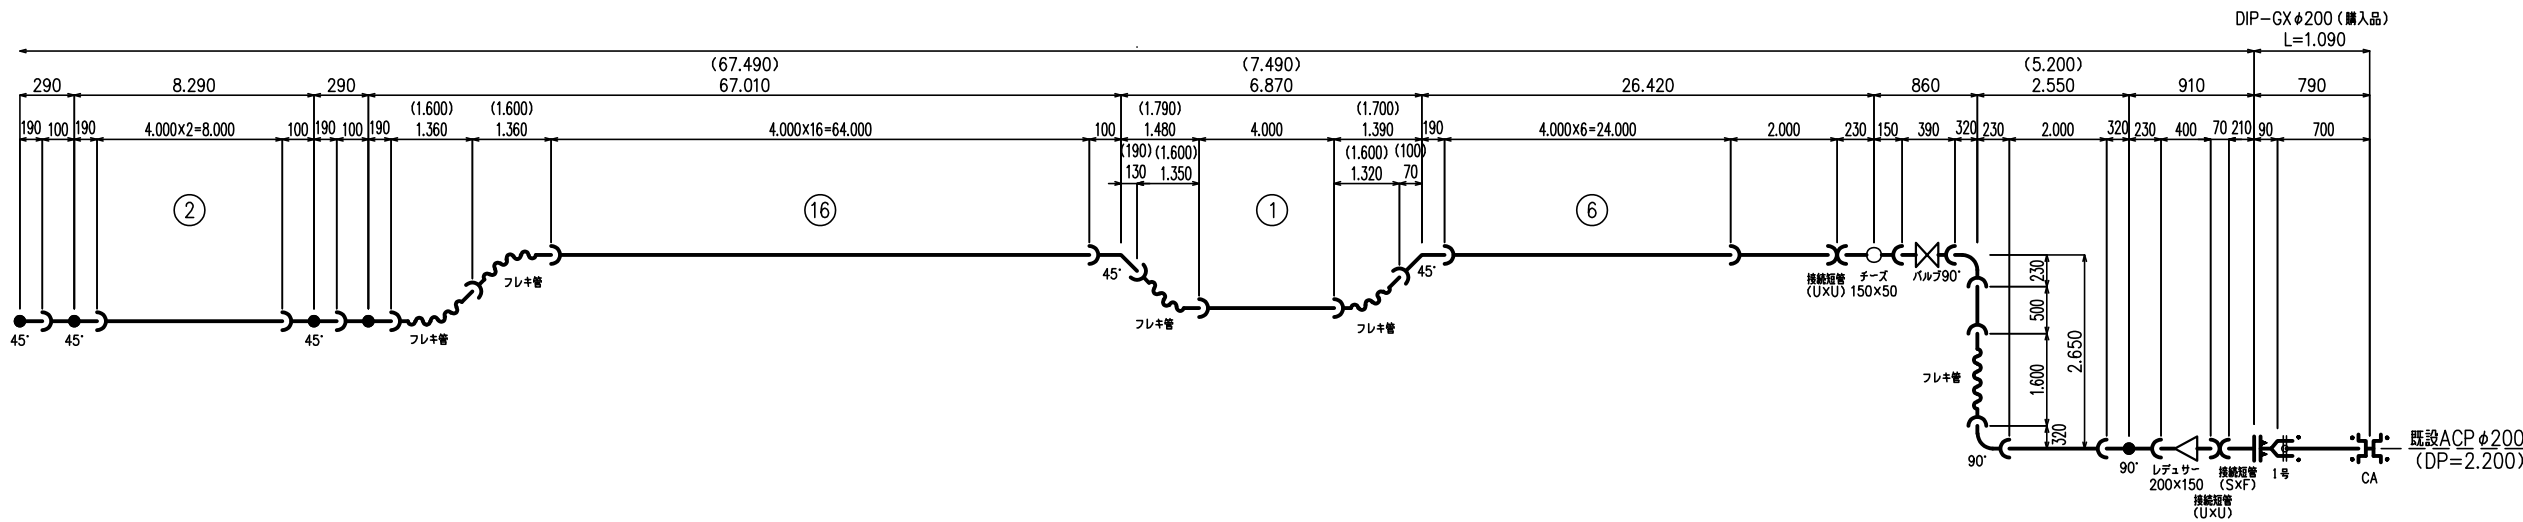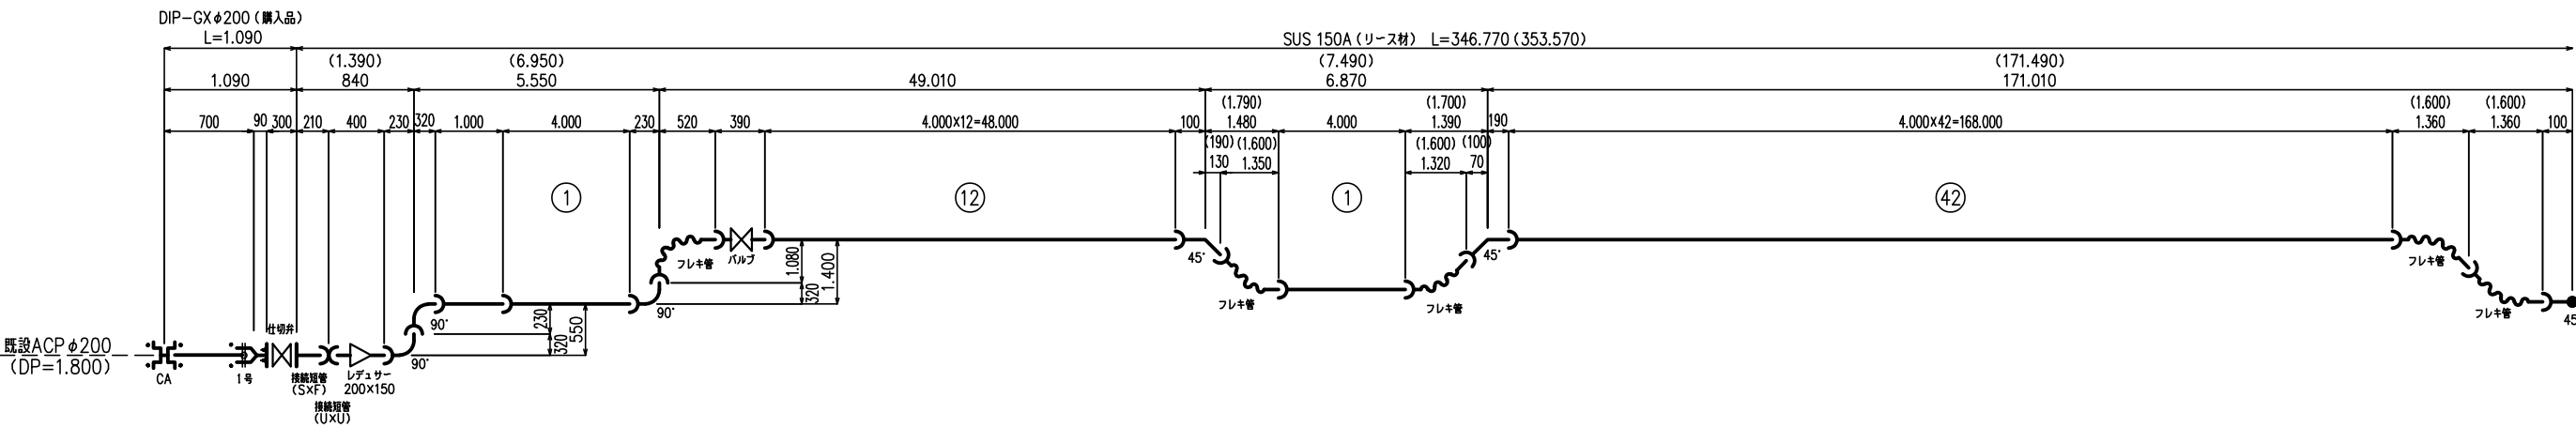

- | リース材                  | 購入品                          |
|-----------------------|------------------------------|
| ボールバルブ 50A ~1ヶ        | 直管 DIP-GX (S着) φ200×5.0m ~1本 |
| 接続短管 (SXネジ) 50A ~1ヶ   | GX形 短管 1号 φ200 ~2ヶ           |
| 直管 150A×4.000 ~81本    | GX形 G-Link φ200 ~2組          |
| 直管 150A×2.000 ~2本     | CAジョイント ~2ヶ                  |
| 直管 150A×1.000 ~1本     | ソフトシール 仕切弁 ~1基               |
| 直管 150A×500 ~1本       | 仕切弁 管 ~1基                    |
| フレキ管 150A×1.600L ~10本 | フランジ接合材 (GF) φ200 ~2組        |
| エルボ 150A×90° ~6ヶ      | フランジ接合材 (RF) φ200 ~1組        |
| エルボ 150A×45° ~8ヶ      | 硬質ポリ塩化ビニル管 φ50×5.0m ~1本      |
| チーズ150A×50A ~1ヶ       | TSエルボ φ50×45° ~1ヶ            |
| バタフライバルブ 150A ~2ヶ     |                              |
| 接続短管 (U×U) 150A ~1ヶ   |                              |
| レデュサー 200A×150A ~2ヶ   |                              |
| 接続短管 (SXF) 150A ~2ヶ   |                              |
| 接続短管 (U×U) 200A ~2ヶ   |                              |



配水管布設横断図

S=1:100 (A1)  
S=1:200 (A3)

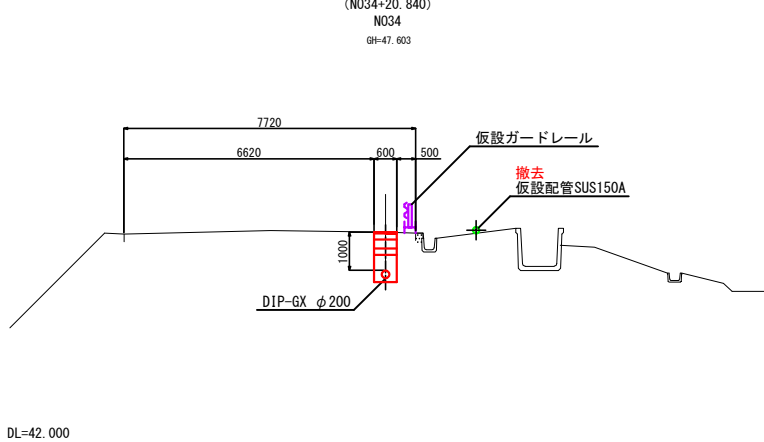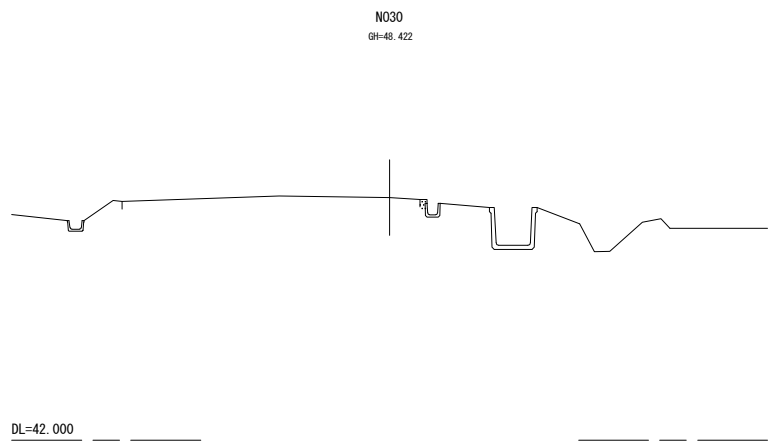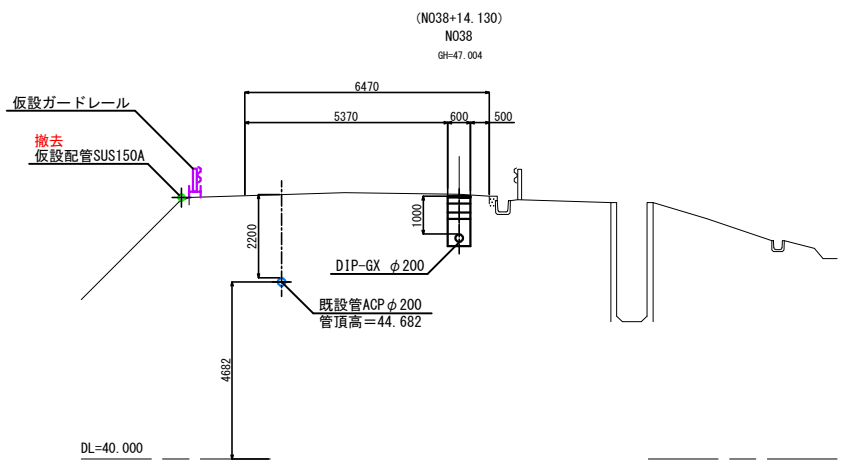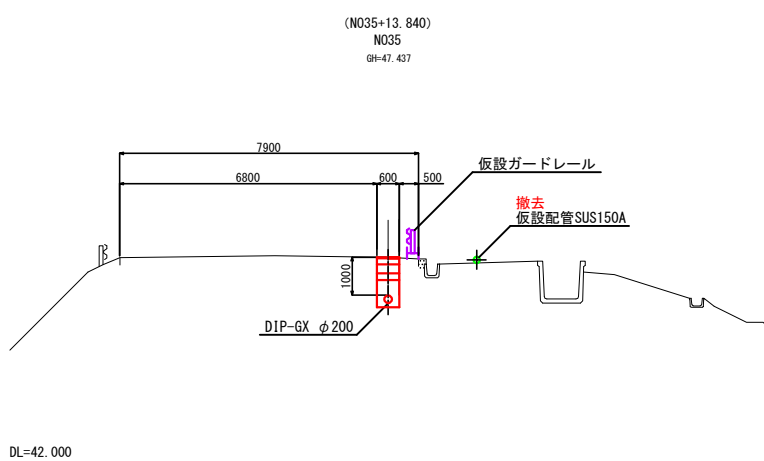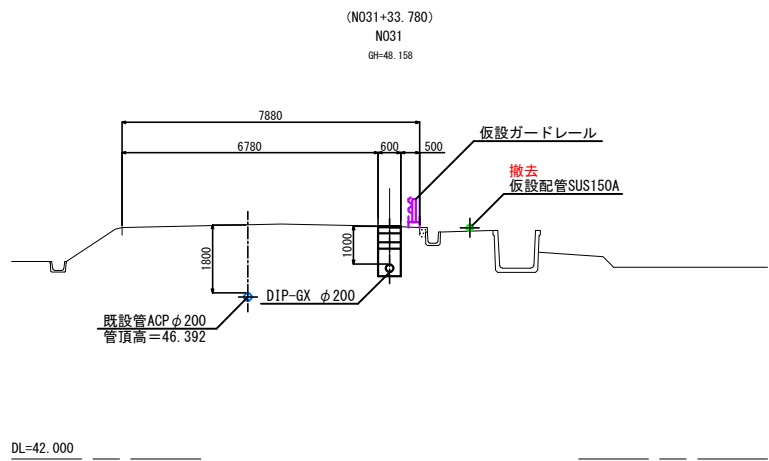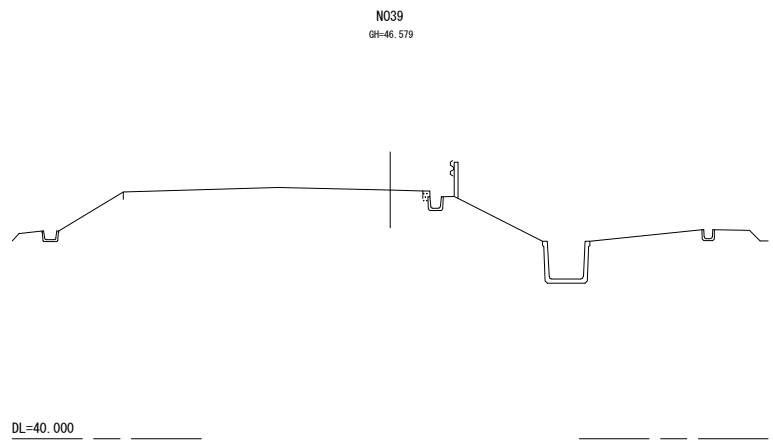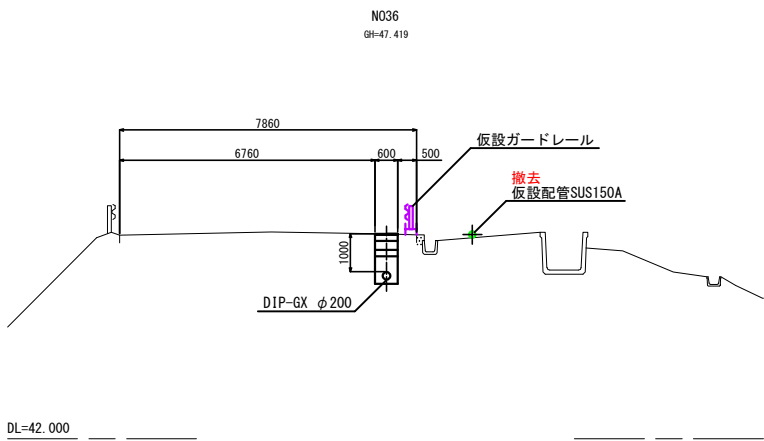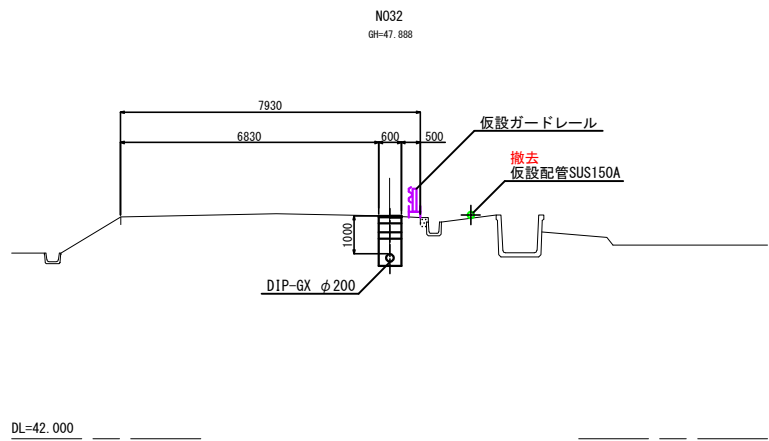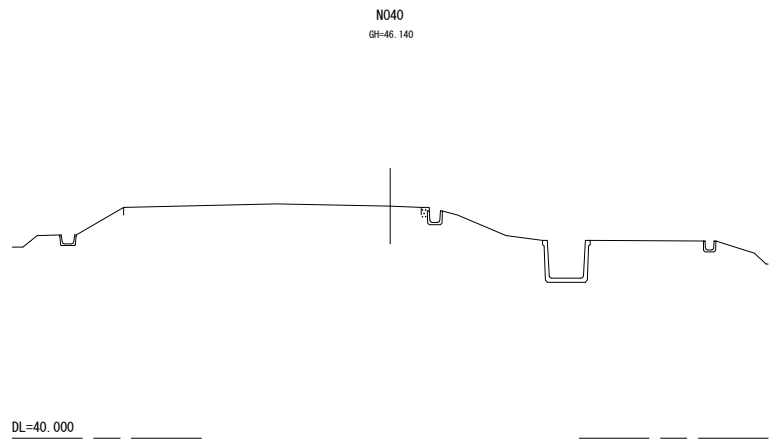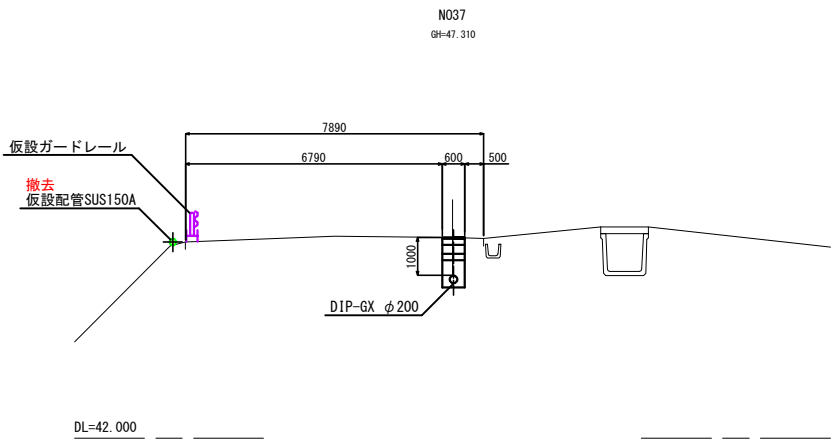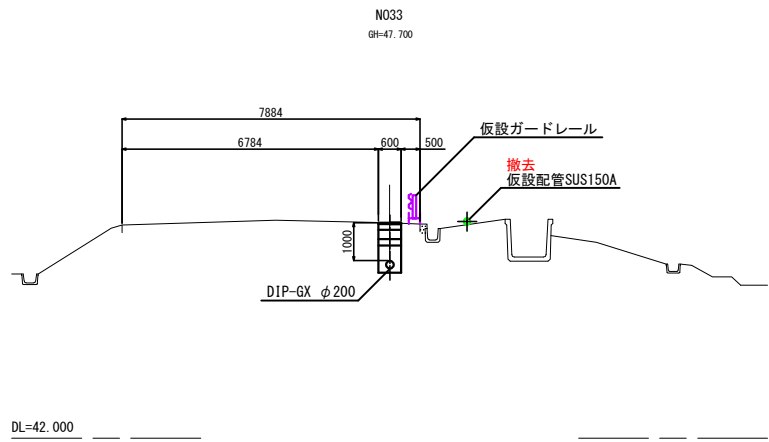

1 3 / 6 N025 ~ N035		図面番号	
事業名 町道石沢・後平線水道災害復旧工事		5 / 6	
配水管布設横断図		縮尺	
		図示	
事業主	七戸町水道事業	設計	株式会社日本水道設計社 令和 年 月 日開図

掘削復旧標準断面図 S=1:20

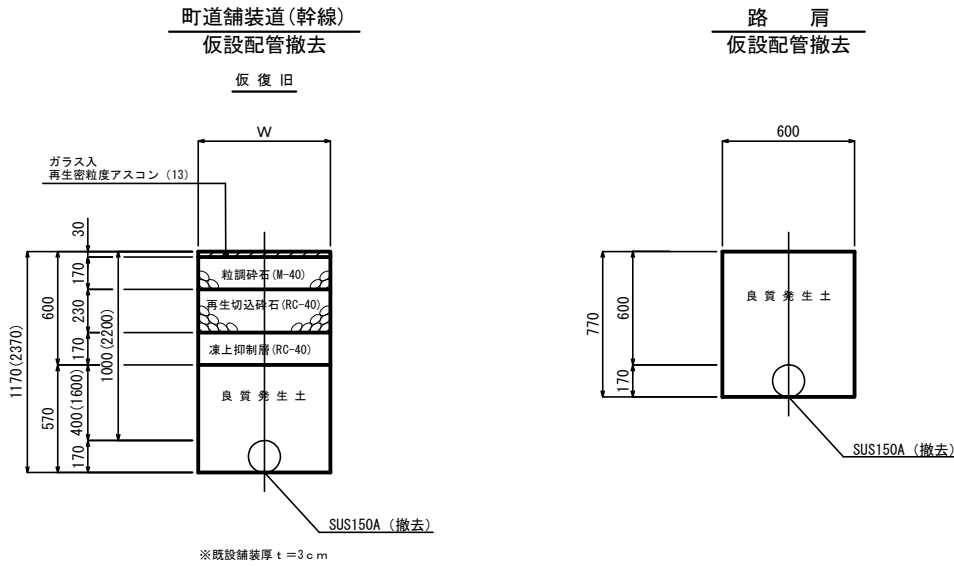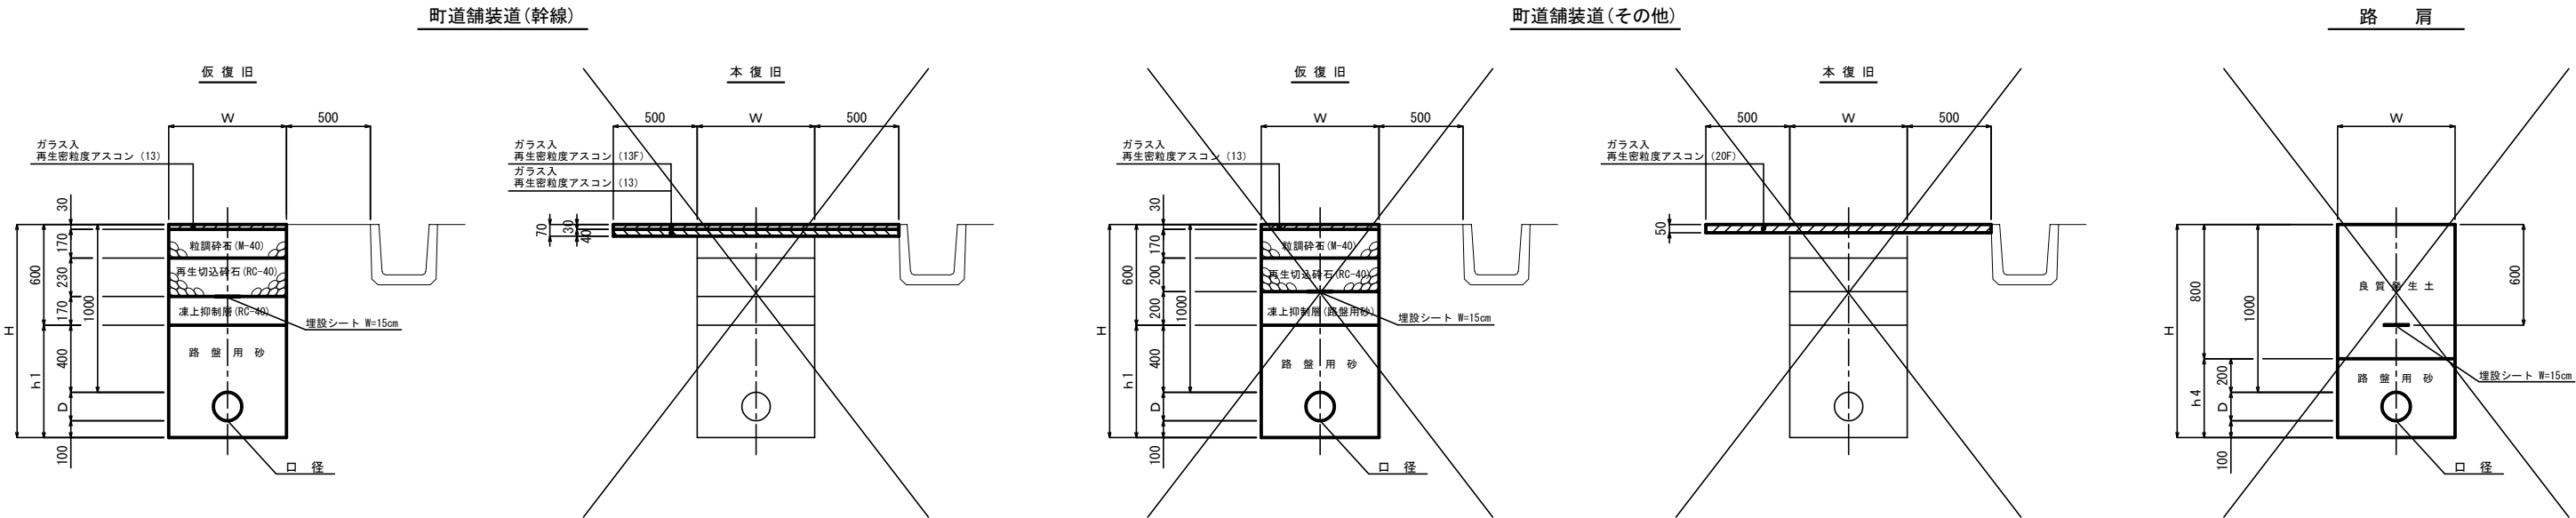

口径	管 種	H	h1	h4	W	D
φ250	DIP-GX	1370	770	570	650	270
φ200	DIP-GX	1320	720	520	600	220
φ150	DIP-GX	1270	670	470	600	170
φ100	DIP-GX	1220	620	420	600	120
φ75	DIP-GX	1190	590	390	600	90
φ50	PP	1160	560	360	600	60
給水管	PP	1000	400	200	600	—