

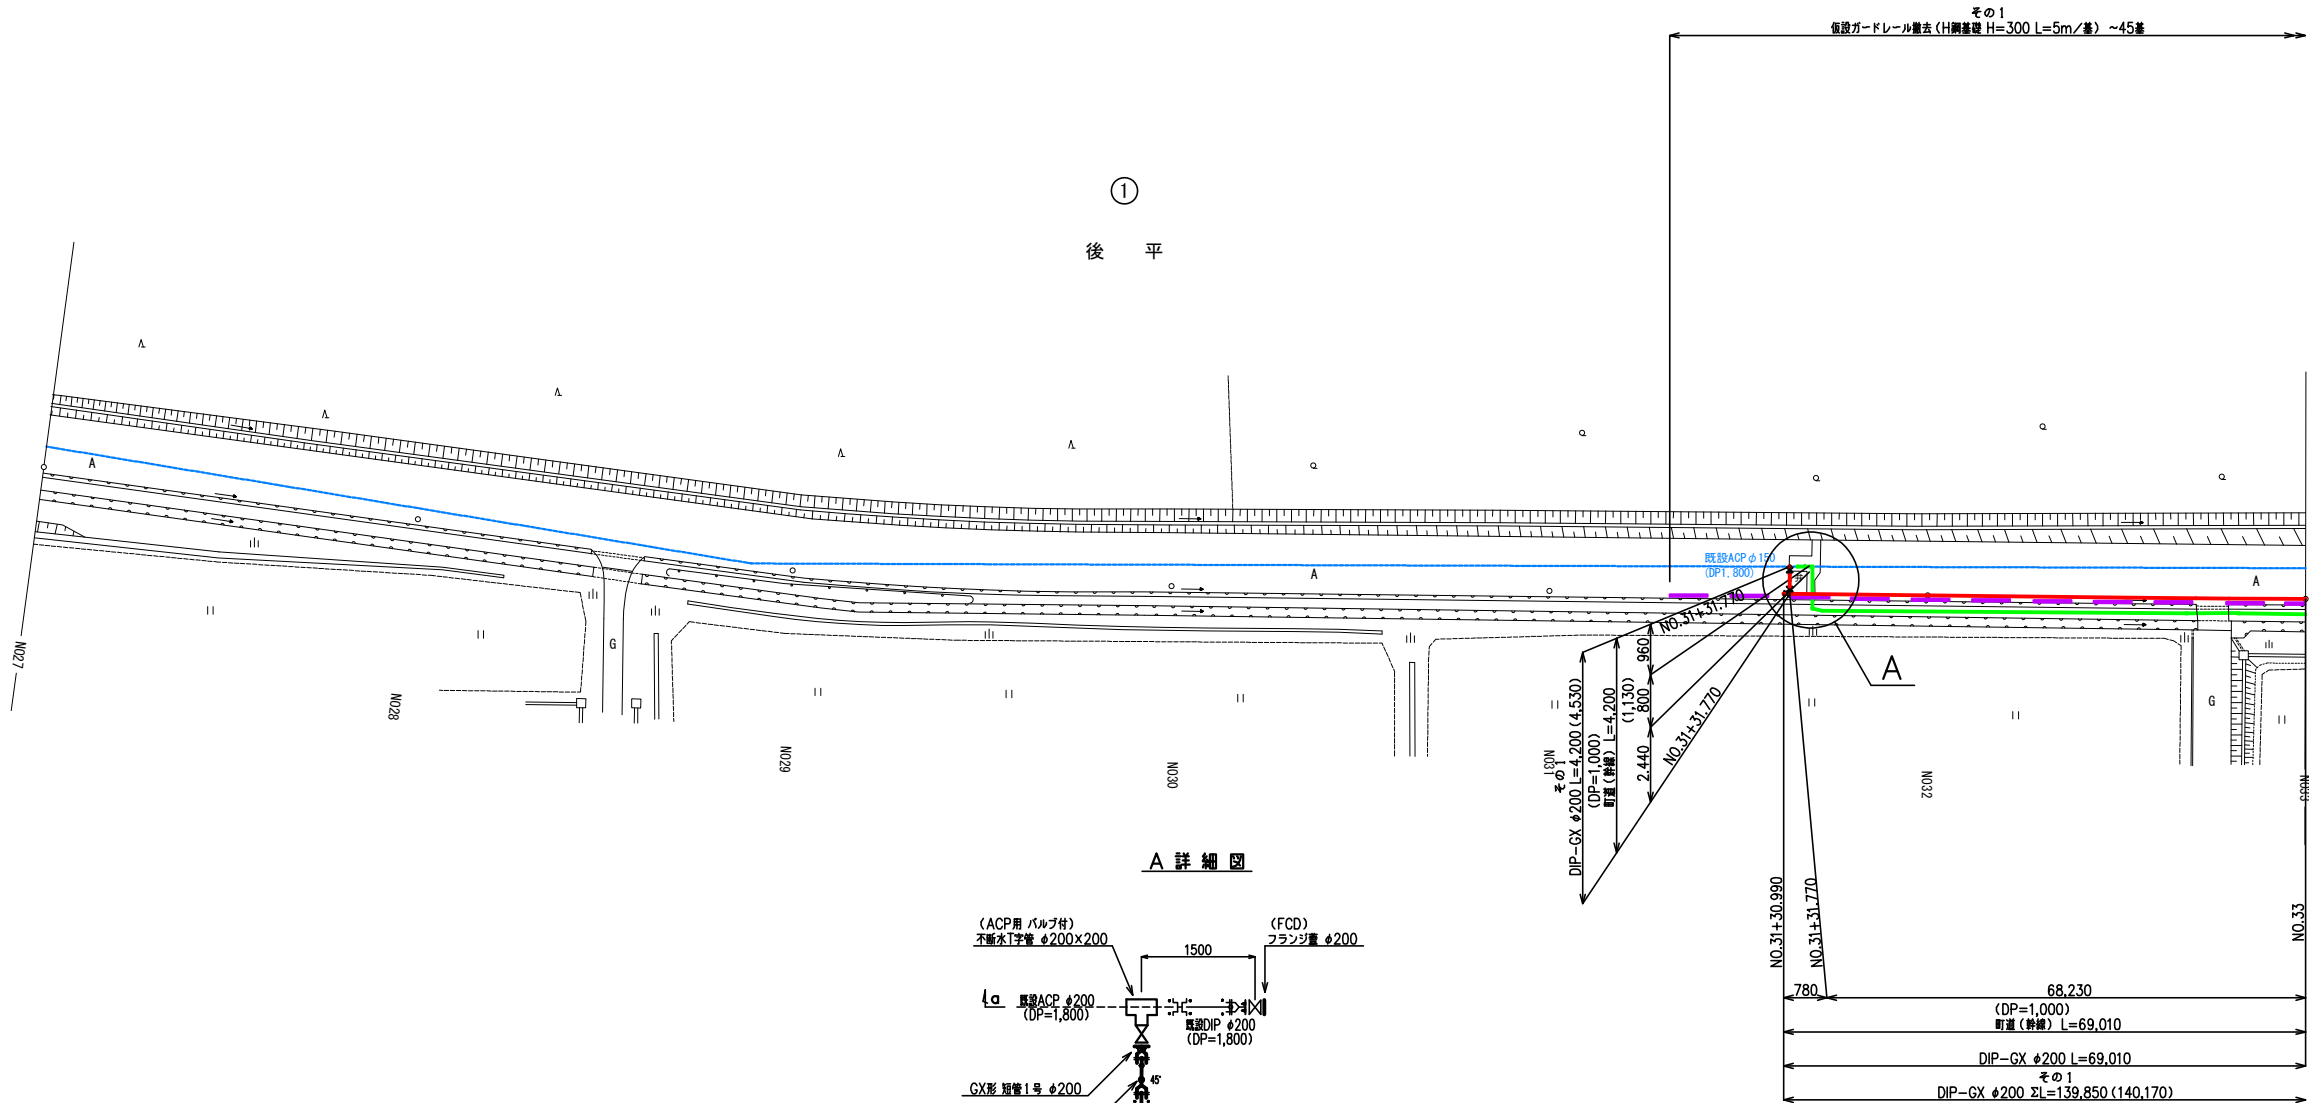



配水管布設平面図 S=1:500 (A1)  
S=1:1,000 (A3)

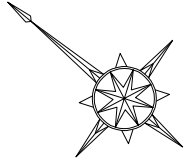

A 詳細図

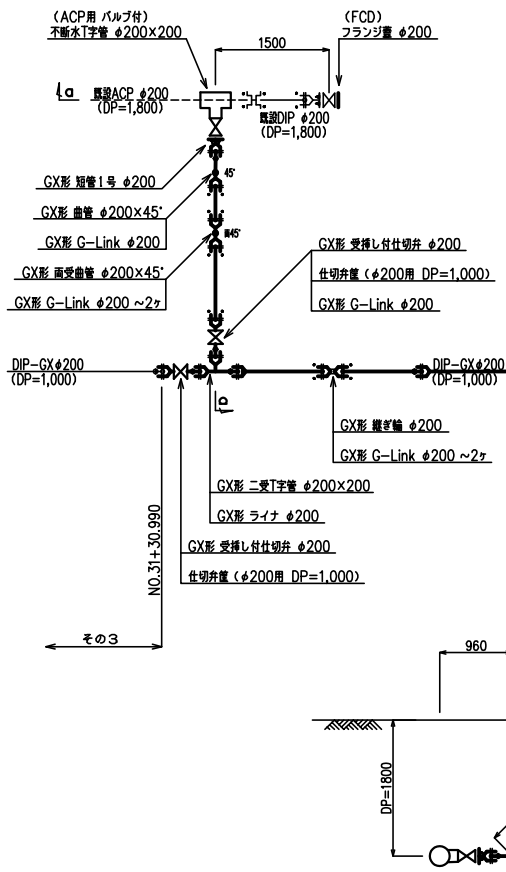



案内図 S=1:25,000

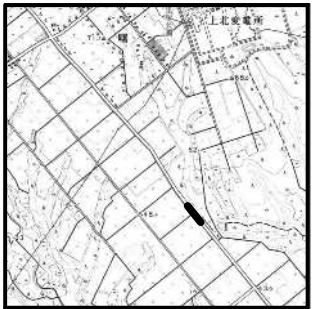


配水管布設工
仮設配管撤去工(別工事)
仮設ガードレール撤去工
既設水道管

1 5 / 11 NO.27 ~ NO.33	図面番号
事業名 町道石沢・後平線配水管布設工事 その1	1 / 5
配水管布設平面図 仮設ガードレール撤去平面図	縮尺
	図示
事業主 七戸町水道事業	設計 株式会社日本水道設計社 令和 年 月 日開製


配水管布設平面図 S=1:500 (A1)  
S=1:1,000 (A3)

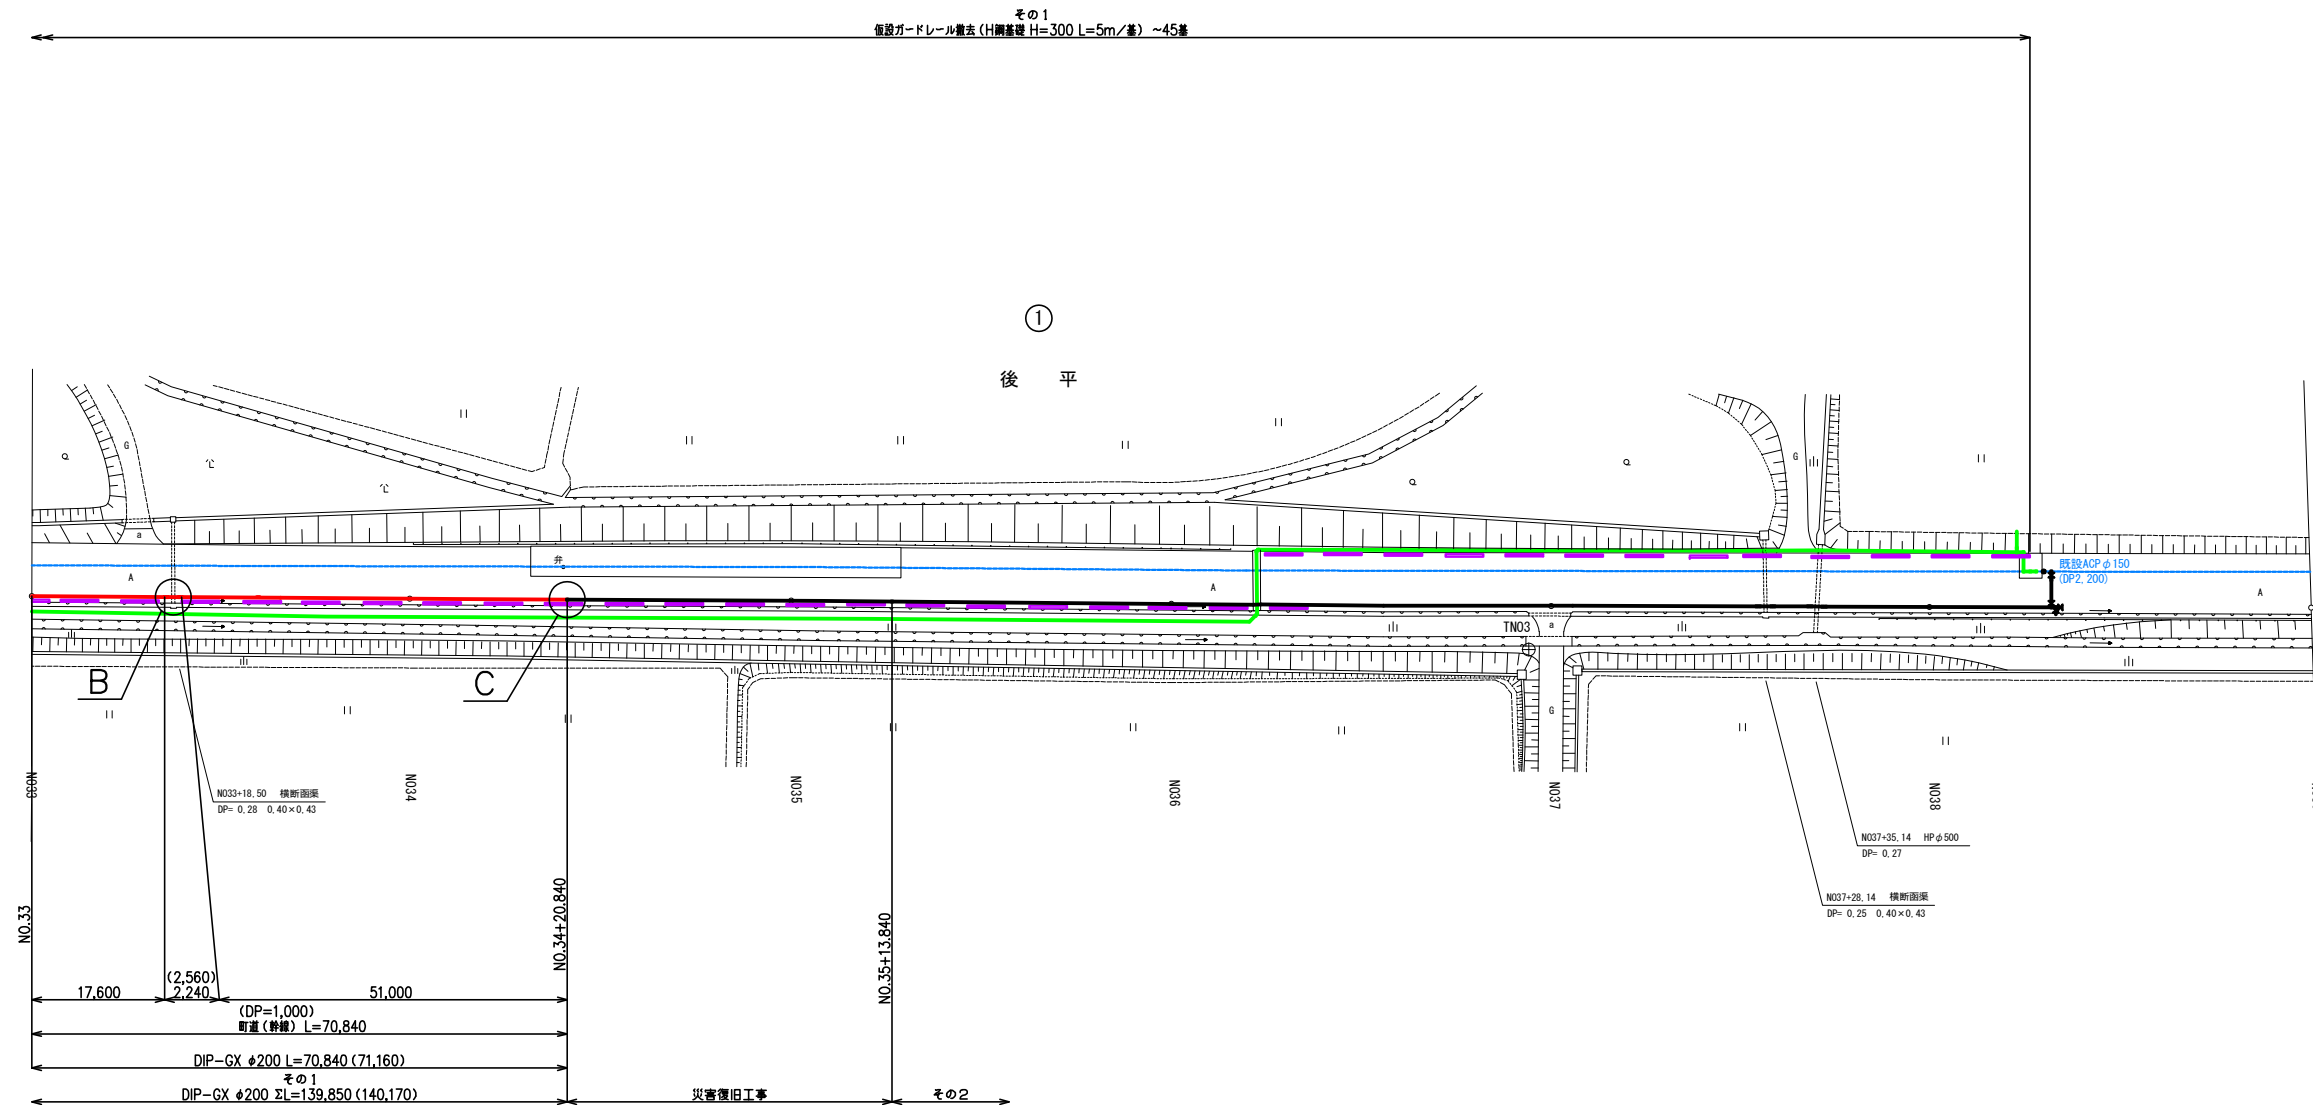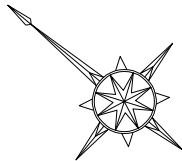

B 詳細図

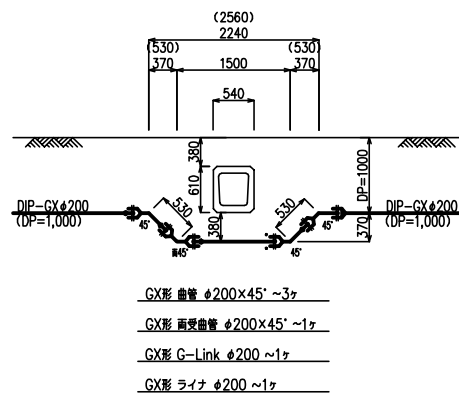



C 詳細図

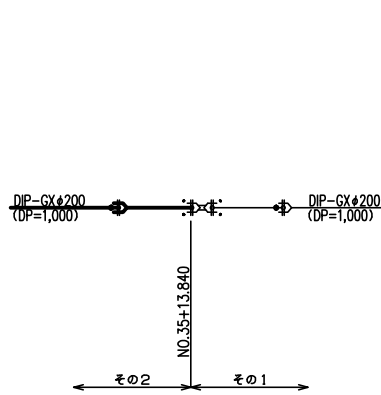

配水管布設工
仮設配管撤去工(別工事)
仮設ガードレール撤去工
既設水道管

1	6 / 11	NO.33 ~ NO.39
事業名	町道石沢・後平線配水管布設工事 その1	図面番号 2 / 5
配水管布設平面図 仮設ガードレール撤去平面図		縮尺 図示
事業主	七戸町水道事業	設計 株式会社日本水道設計社 令和 年 月 日開図












配水管管割図 S=FREE

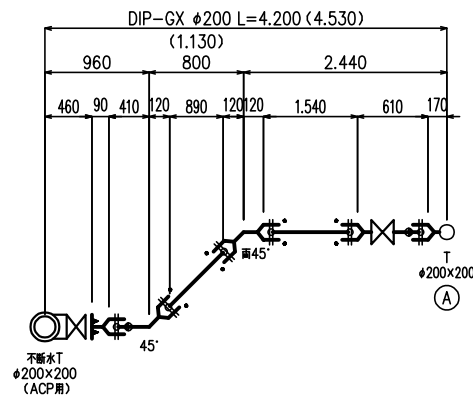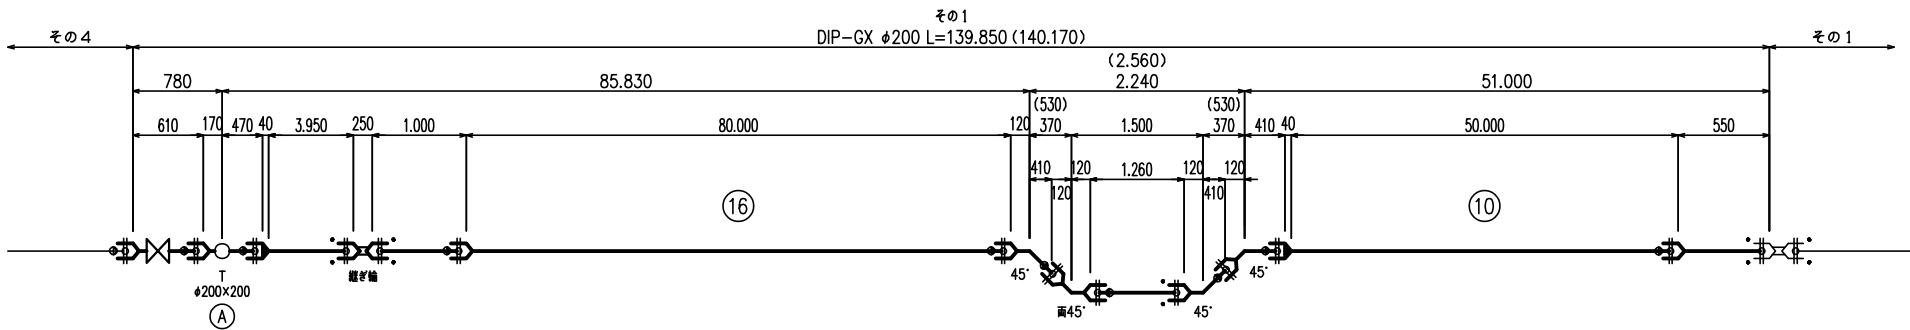

- 切 管 (S種管)  
DIP-GX φ200
- ① 3.950 1.000
- ② 550 1.890 780 1.260

事業名	町道石沢・後平線配水管布設工事 その1	図 面 番 号	3 / 5
配水管管割図		縮 尺	
		図 示	
事業主	七戸町水道事業	設 計	株式会社日本水道設計社 令和 年 月 日調製


配水管布設横断図 S=1:100 (A1)  
S=1:200 (A3)

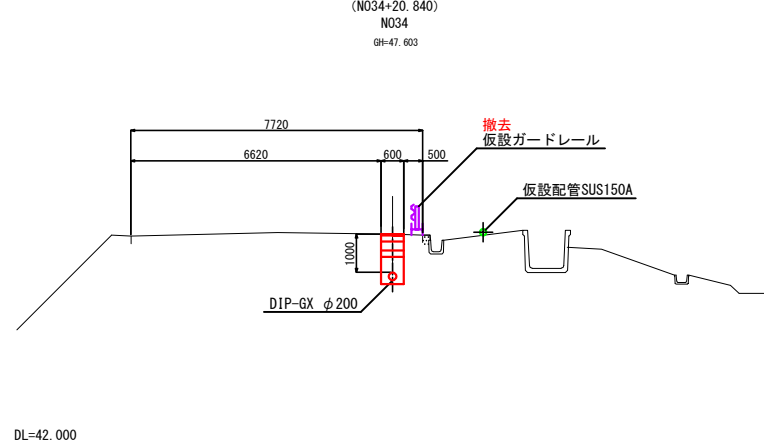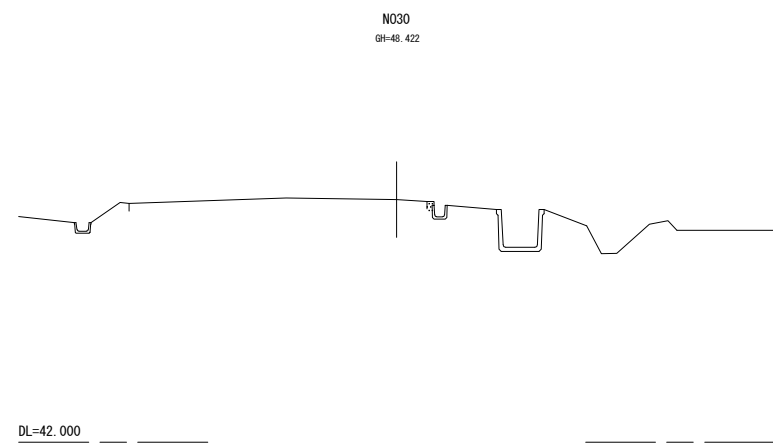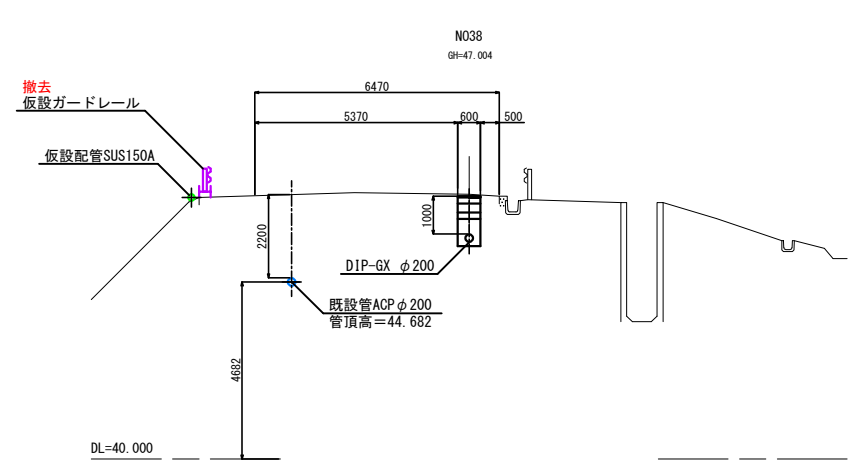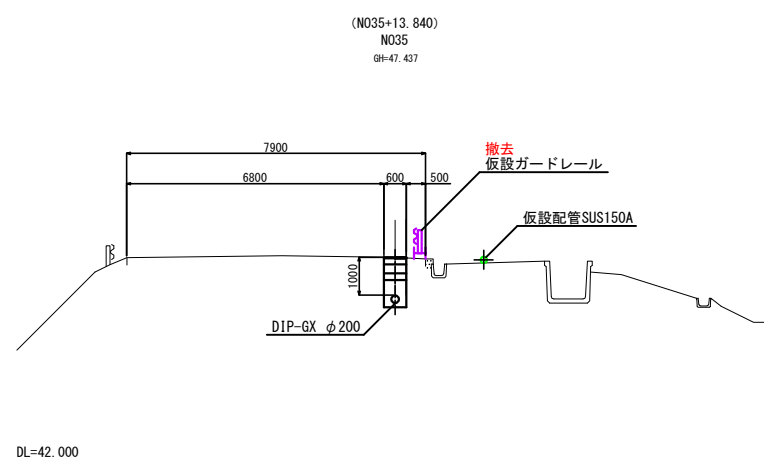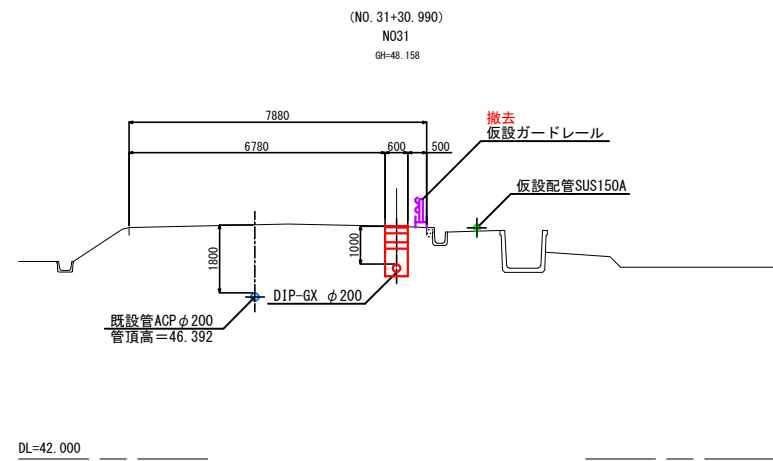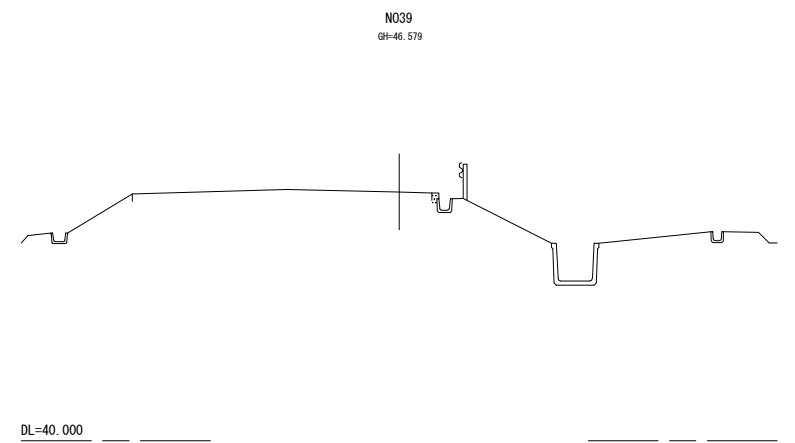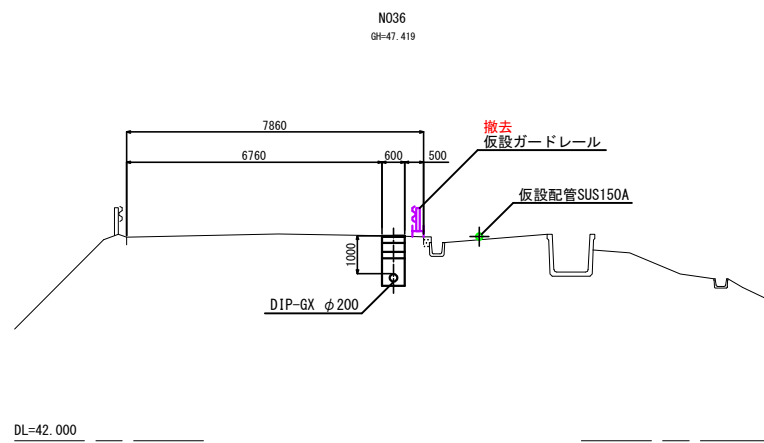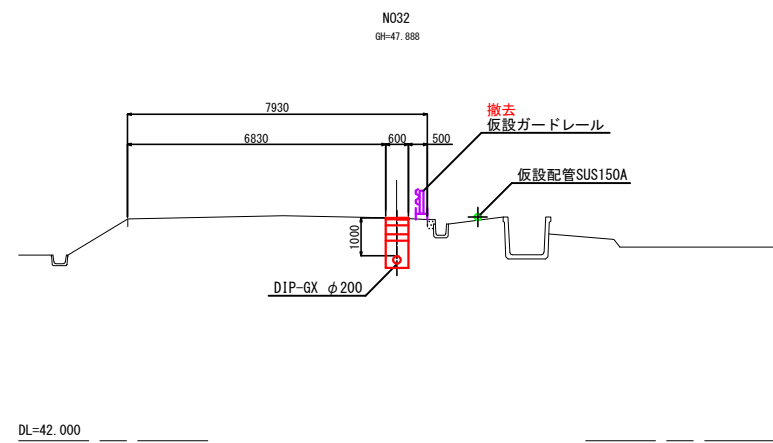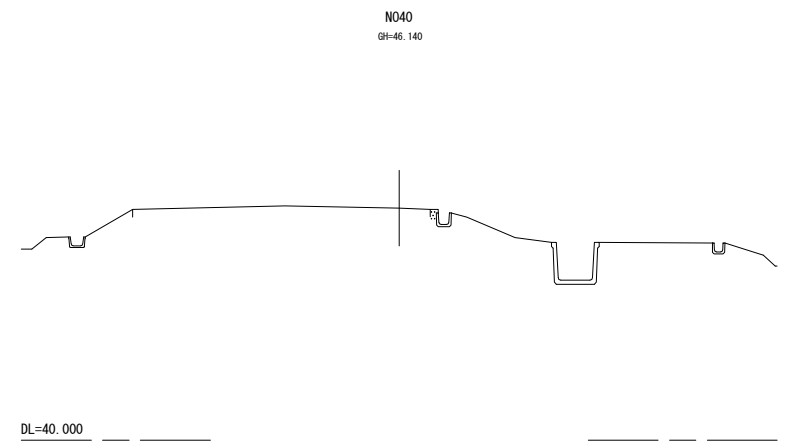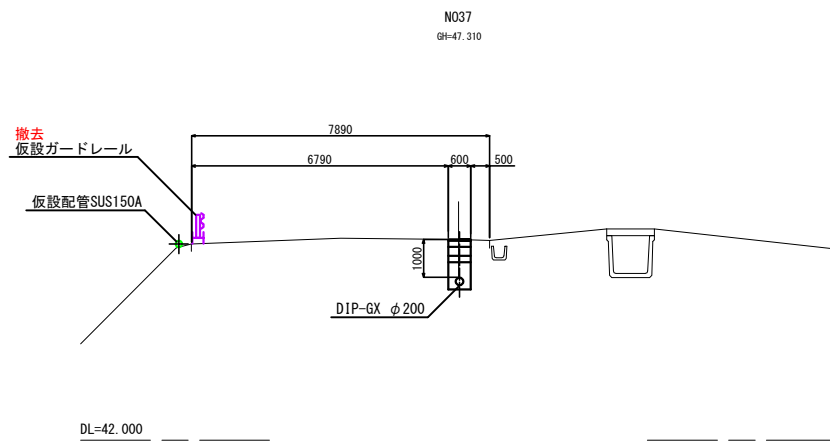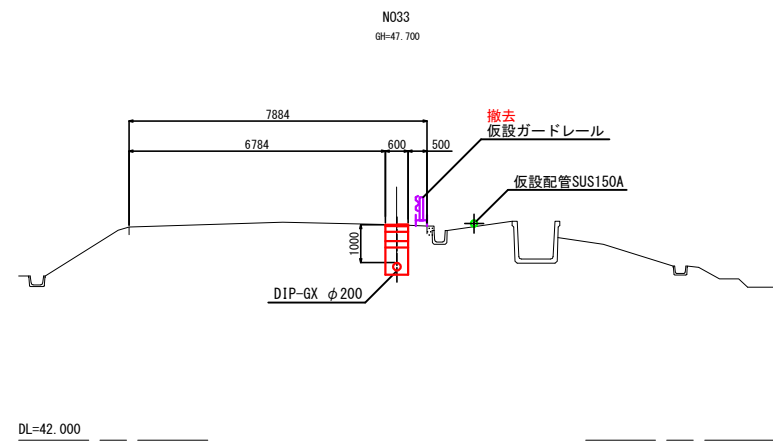


1 3 / 6 N025 ~ N035		
事業名	町道石沢・後平線配水管布設替工事 その1	図面番号 4 / 5
配水管布設横断図		縮尺
		図示
事業主	七戸町水道事業	設計 株式会社日本水道設計社 令和 年 月 日開製

掘削復旧標準断面図 S=1:20


町道舗装道(幹線)

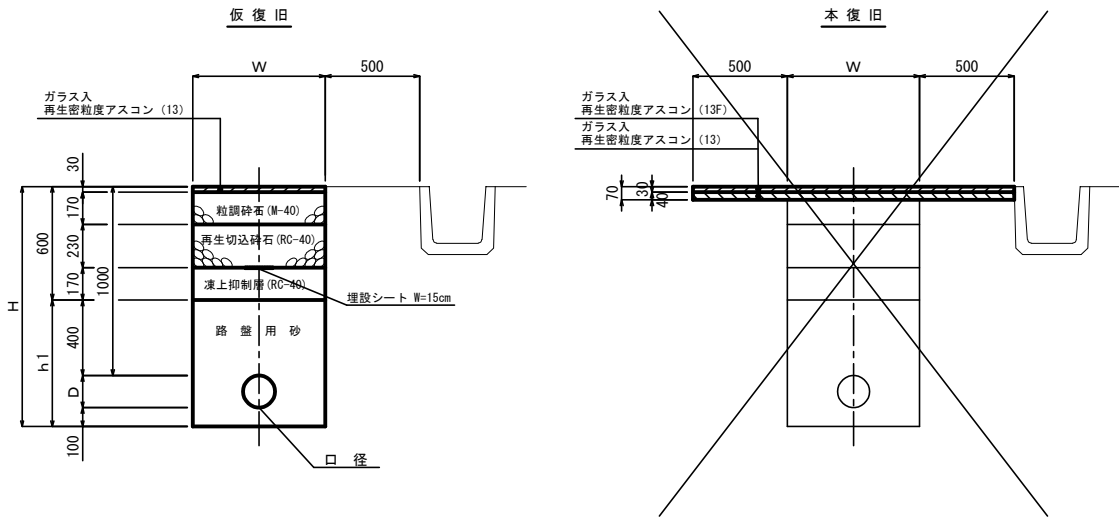


町道舗装道(その他)

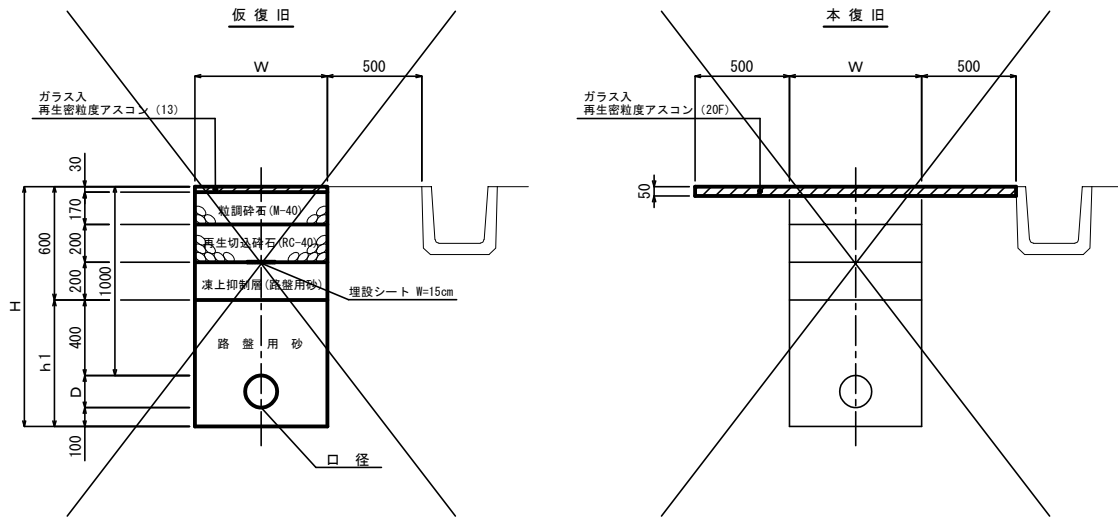


路 肩

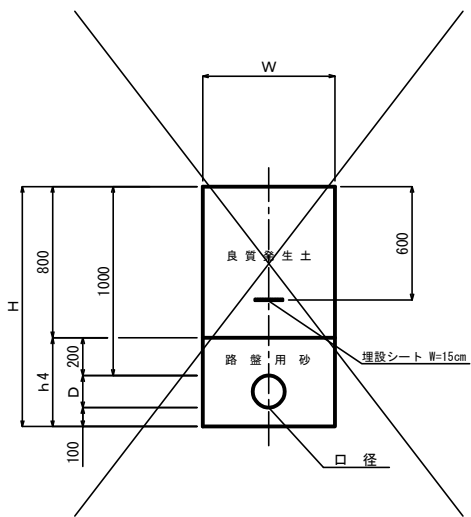

町道舗装道(幹線)  
仮設配管撤去

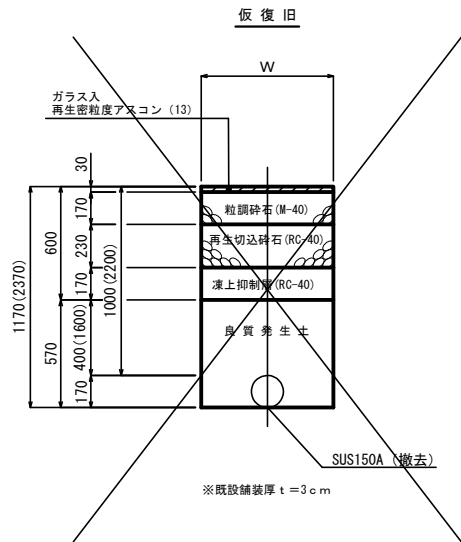

路 肩  
仮設配管撤去

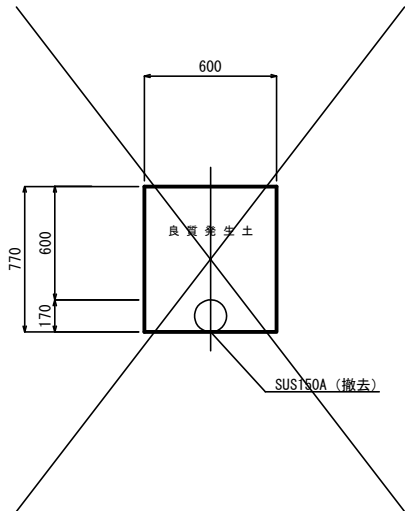

口径	管 種	H	h1	h4	W	D
φ250	DIP-GX	1370	770	570	650	270
φ200	DIP-GX	1320	720	520	600	220
φ150	DIP-GX	1270	670	470	600	170
φ100	DIP-GX	1220	620	420	600	120
φ75	DIP-GX	1190	590	390	600	90
φ50	PP	1160	560	360	600	60
給水管	PP	1000	400	200	600	—